


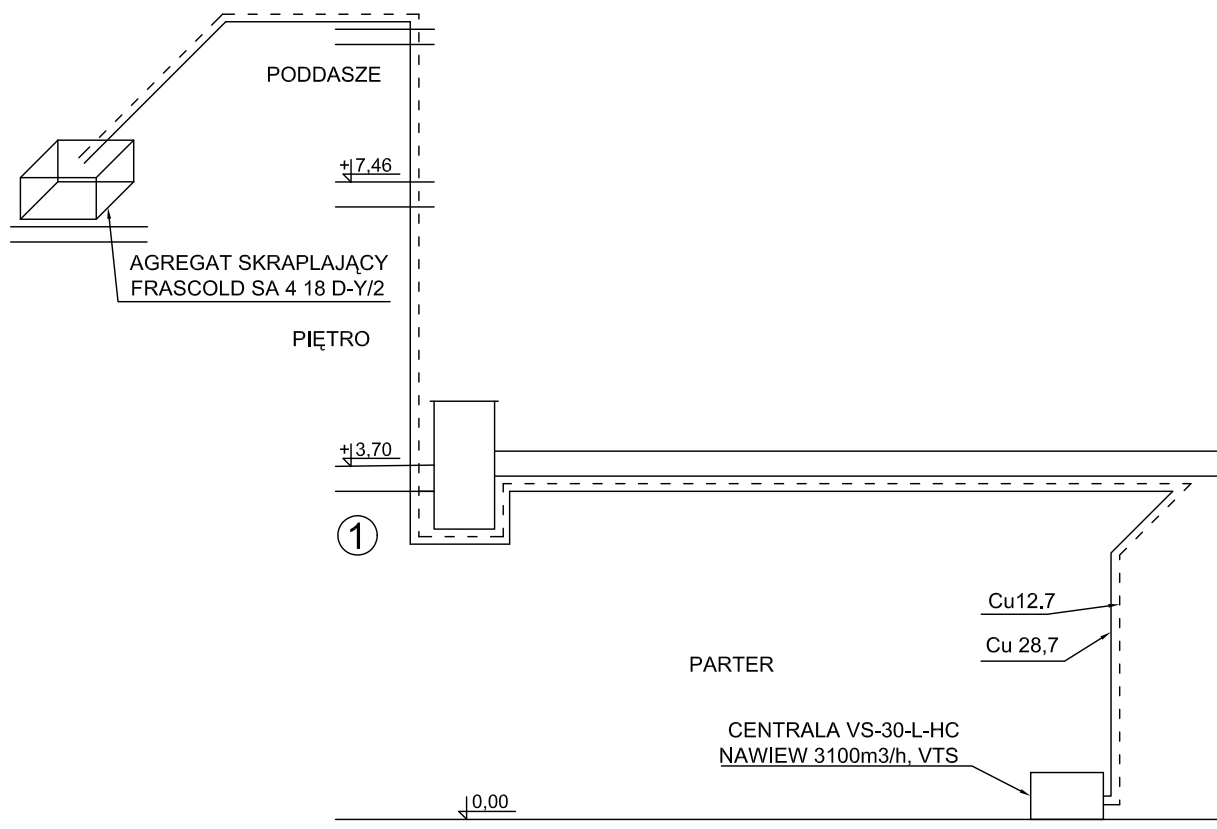

PRACOWNIA PROJEKTÓW INSTALACJI SANITARNYCH ppis rok założenia 1983 ul. św. Franciszka z Asyżu 19, 64-100 Leszno tel./fax (0-65) 520-91-13 e-mail: ppis_busza@poczta.onet.pl		
OBIEKT	Wentylacja mechaniczna kuchni ze stołówką w Ośrodku Szkolno -Wychowawczym w Rydzynie	
ADRES OBIEKTU	Rydzyna, Plac Zamkowy 2	DATA 01.04.2009
INWESTOR	Ośrodek Szkolno -Wychowawczy w Rydzynie im. Franciszka Ratajczaka 64-130 Rydzyna, Plac Zamkowy 2	SKALA 1:100
PROJEKTANT	mgr inż. A. Busza	nr uprawnień WKP/0277/ PWOS/04
SPRAWDZAJĄCY	mgr inż. L. Busza	nr uprawnień 37/75/Zg
TYTUŁ RYSUNKU	AKSONOMETRIA INSTALACJI CHŁODU	NR RYS.: 7