


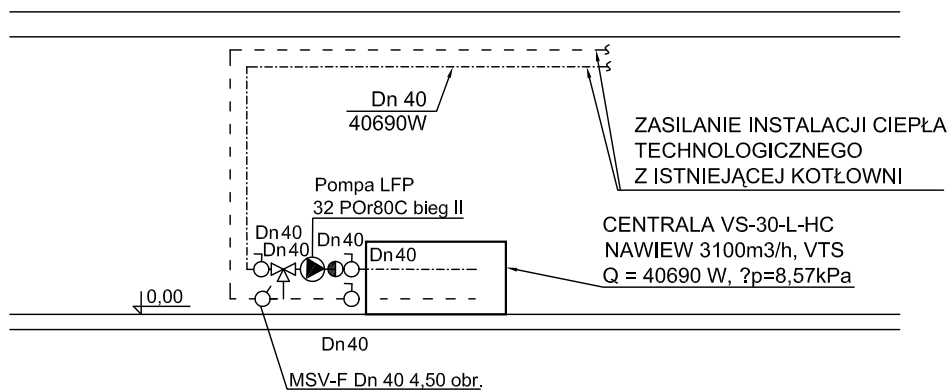

LEGENDA:

- ZAWÓR TRÓJDROŻNY
- ZAWÓR ZWROTNY
- ZAWÓR REGULACYJNY
- ZAWÓR TRÓJDROŻNY
- POMPA OBIEGOWA

----- -PRZEWODY ZASILAJĄCE C.T.

- - - - - - - - - - -PRZEWODY POWROTNE C.T.

| | | |
|--|--|--------------------------------------|
| <p align="center">PRACOWNIA PROJEKTÓW INSTALACJI SANITARNYCH
 rok założenia 1983
 ppis
 ul. św. Franciszka z Asyżu 19, 64-100 Leszno
 tel./fax (0-65) 520-91-13
 e-mail: ppis_busza@poczta.onet.pl</p> | | |
| OBIEKT | Wentylacja mechaniczna kuchni ze stołówką
w Ośrodku Szkolno -Wychowawczym w Rydzynie | |
| ADRES
OBIEKTU | Rydzyna, Plac Zamkowy 2 | DATA
01.04.2009 |
| INWESTOR | Ośrodek Szkolno -Wychowawczy w Rydzynie
im. Franciszka Ratajczaka
64-130 Rydzyna, Plac Zamkowy 2 | SKALA
1:100 |
| PROJEKTANT | mgr inż. A. Busza | nr uprawnień
WKP/0277/
PWOS/04 |
| SPRAWDZAJĄCY | mgr inż. L. Busza | nr uprawnień
37/75/Zg |
| TYTUŁ
RYSUNKU | ROZWINIĘCIE
INSTALACJI C.T. | NR RYS.:
6 |