




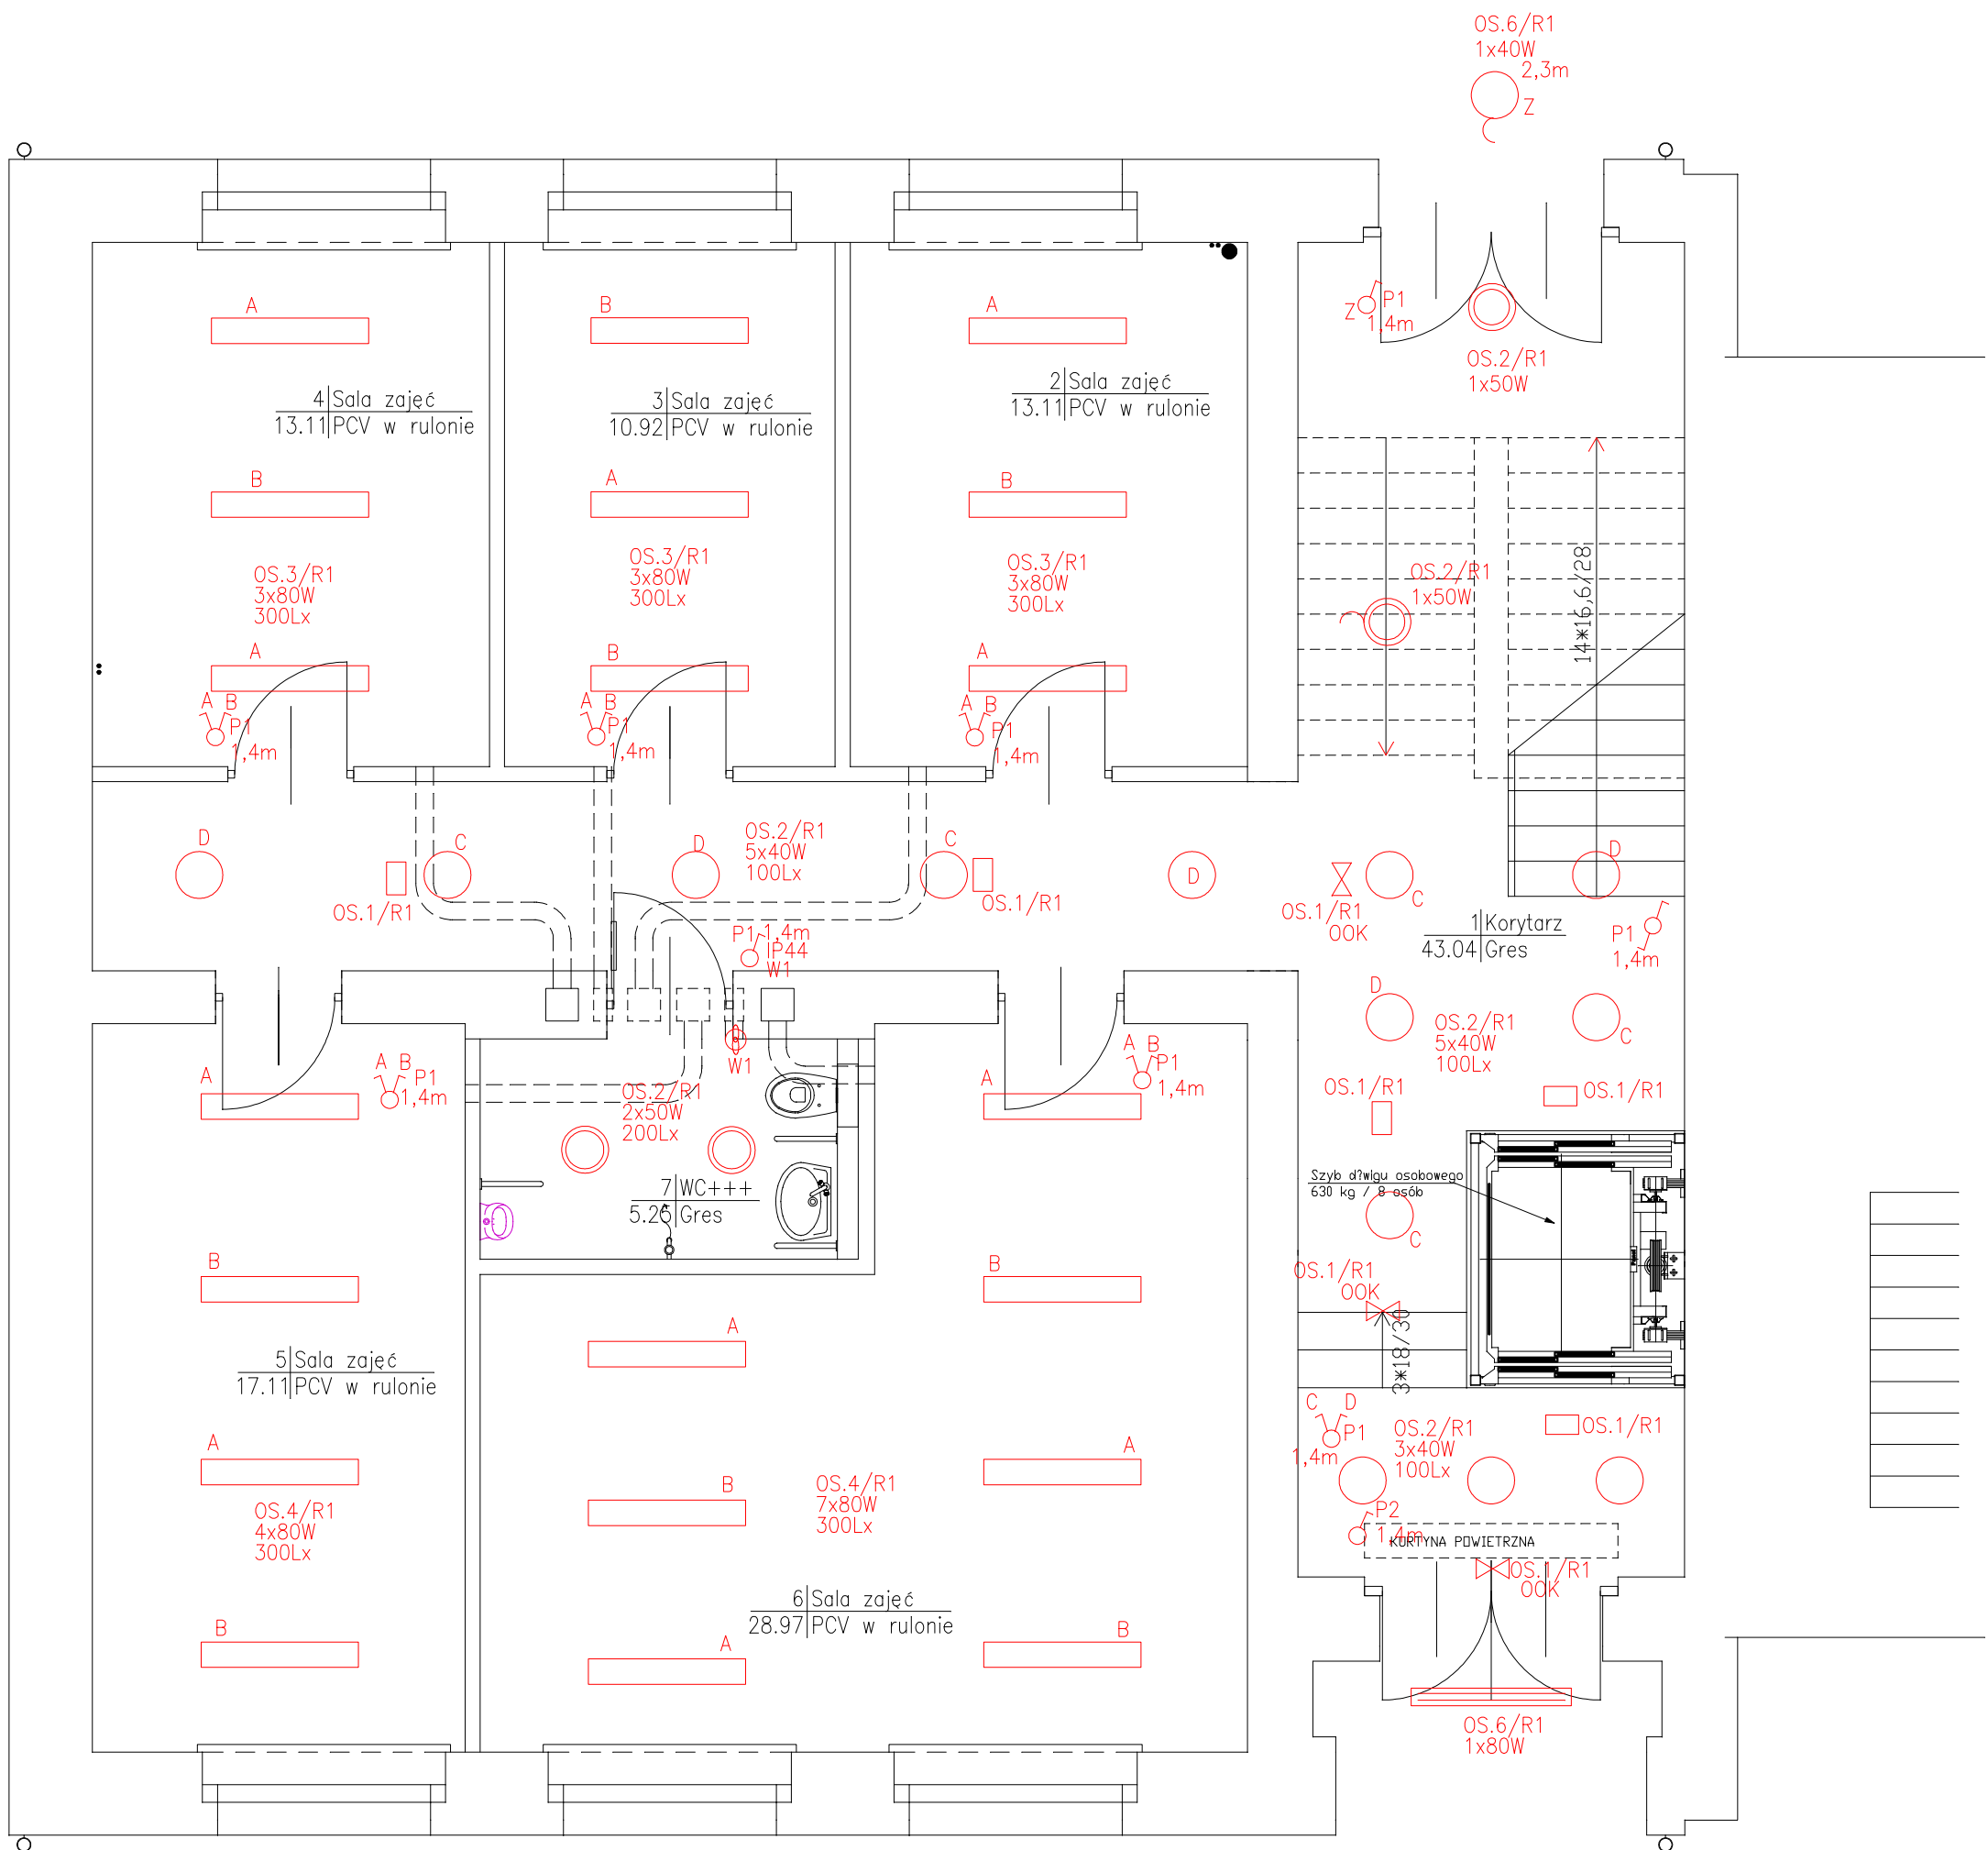

RZUT PARTERU

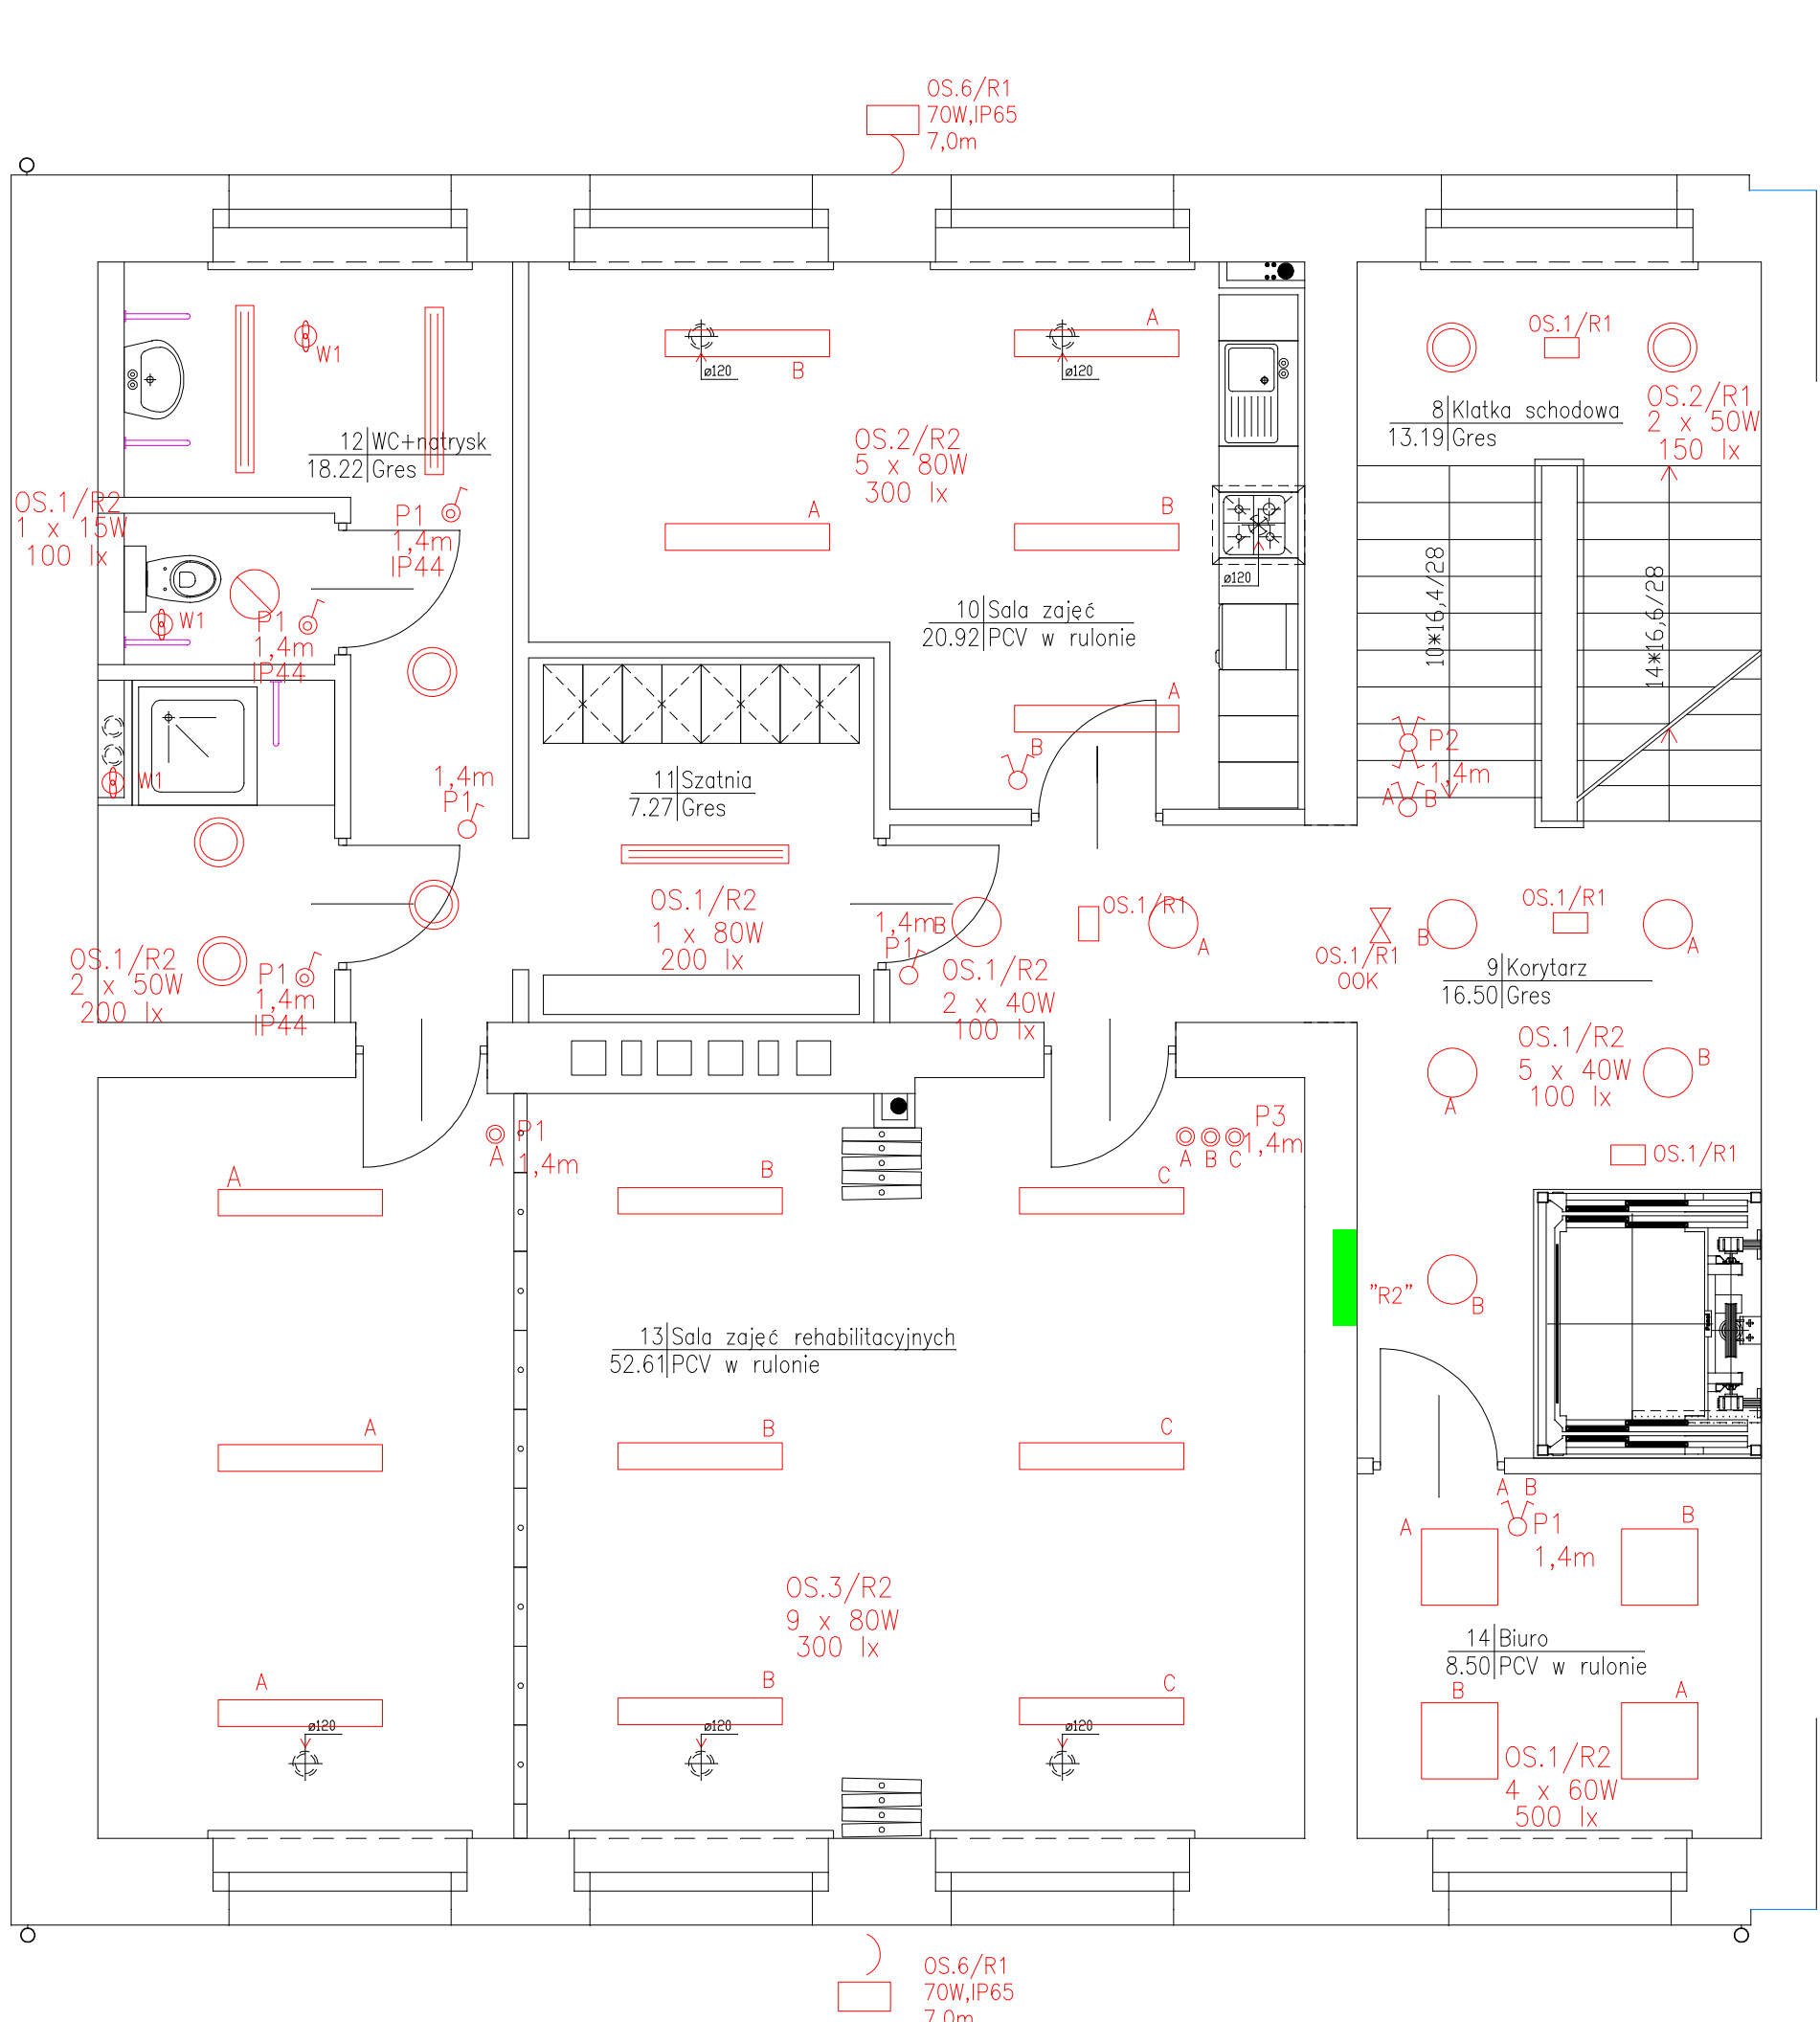

RZUT PIĘTRA

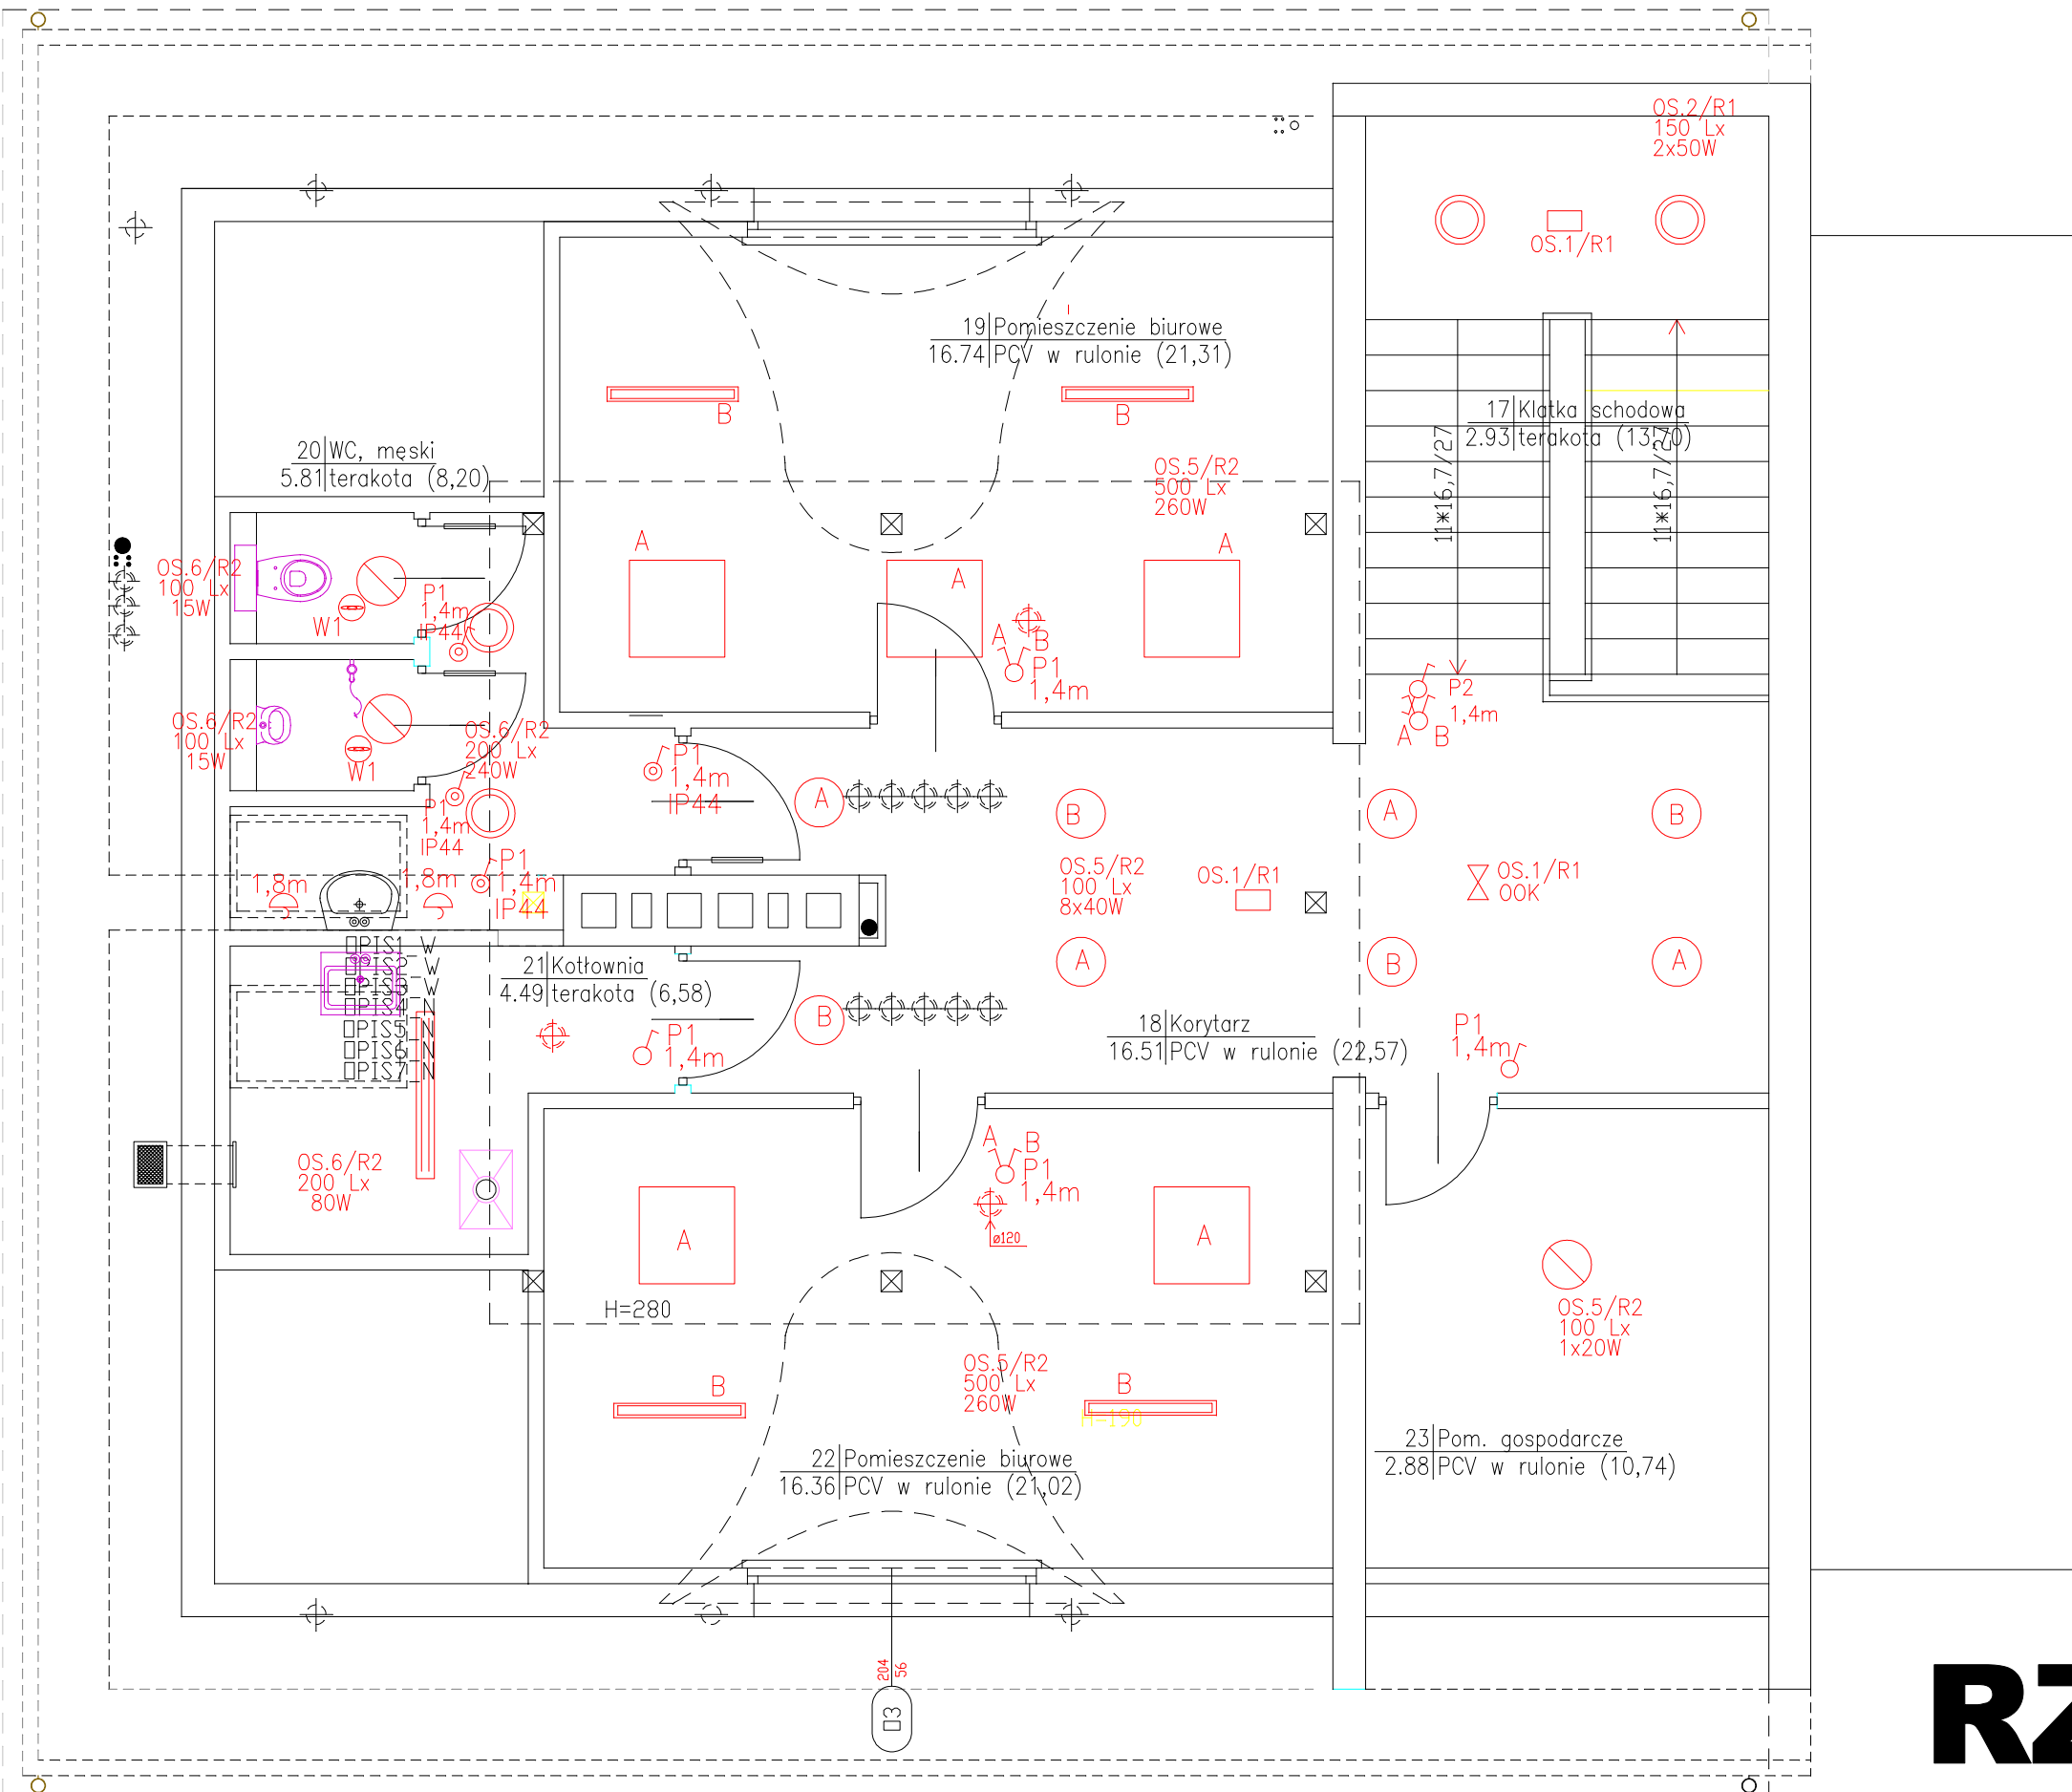

RZUT PODDASZA

OBWODY OŚWIETLENIA PODSTAWOWEGO I EWAKACYJNEGO UKŁAD PRZEWODAMI TYPU YDyp 750V 3-5x1,5 mm2 JAKO PODTYNKOWE W BRUZZACH W ŚCIANACH PEŁNYCH LUB W WEZU OCHRONNYM PESCHLA W PRZESTRZENI ŚCIAN WARSTWOWYCH. STOSOWAĆ PUSZKI APARTOWE DLA OSPRZĘTU PRZYKRECANEGO ORAZ PUSZKI ROZDZIELICZE 160 Z ZASTOSOWANIEM SZYBKODŁĄCZEK NP. FIRMY "WAGO". OSPRZĘT PODTYNKOWY IP20 KOLORU BIAŁEGO FIRMY NP. ELSO SERIA FASHON ORAZ PODTYNKOWY USZCZELNIONY IP44 NP. FIRMY ELSO SERIA AQUA-IN.

P2 KROTKOŚĆ RAMKI
1,4m WYS. MONT.
NR OBWODU
NR ROZDZIELNICY
OS.3/R1 MOC ZAISTALOWANA
2x80W WYMAGANA ILOŚĆ LUKSOW
200Lx

SAMOCZYNNE WYŁĄCZANIE
UKŁAD SIECIOWY : TN-S

OPRAWA ŚWIETŁOKOWA 4x14W NP.
RUBIN T5 RO 4x14 IP20
OPRAWA ŚWIETŁOKOWA ASYMETRYCZNA
1x36W NP. RUBIN 1X36 IP20
OPRAWA ŚWIETŁOKOWA 2x36W IP 65
NP.EYOCHE2x36W
OPRAWA ŚWIETŁOKOWA 2x36W NP.
METEOR 2x36W IP20
OPRAWA ŚWIETŁOKOWA 4x14W NP.
RUBIN T5 RO 3x14 IP20
PLAFONIERA
NP. AMETYST 2x18W IP65
PLAFONIERA
NP. CS 2x17W IP65
PLAFONIERA
NP. ATLA IP60
OPRAWA EWAKACYJNA LED NP.
em-LED

KINKIET MARKSLOJD
2x40W/E14 IP44
OPRAWA PIAZZA II IP65
OPRAWA KIERUNKOWA LED NP.
WALKER 02 ALU

BIURO INŻYNIERSKIE - Piotr Mikołajczak			
64-100 Leszno, ul. Berna 11 B tel.: 065 529 96 59			
Obiekt : Środowiskowy Dom Samopomocy.			
Adres : Kąkolowo, gmina Oleśnica			
Działka nr ewid. 386/1, 386/2, 385.			
Inwestor : Powiatowe Centrum Pomocy Rodzinie w Lesznie.			
Treść rys.: INSTALACJE OŚWIETLENIOWE		Skala: 1:50	Nr rys: IE/1
Gen. projektant: MGR INŻ. P. MIKOŁAJCZAK		Data: 11/2010	upr. 1111/88Lo
Projektant: MGR INŻ. J. WOŹNIAK		upr. 877/86Lo	
Sprawdził: INŻ. K. PAWLICKI		upr. 820/86Lo	